




**PROJETO DE DRENAGEM
ESC 1/500**

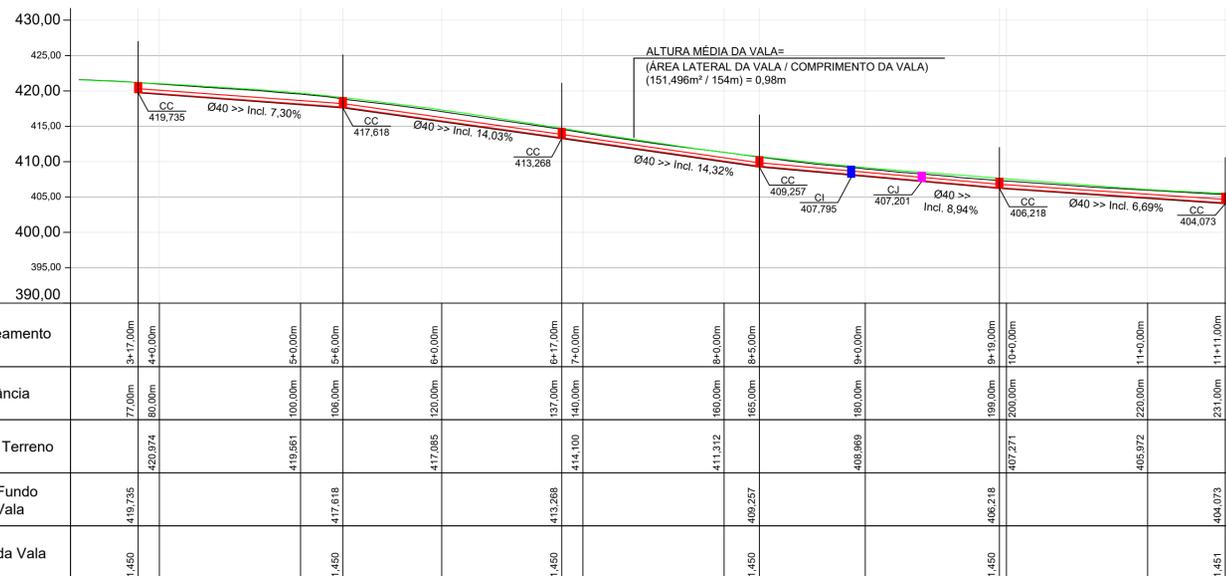

Fundo de Vala
Escala: 1/500

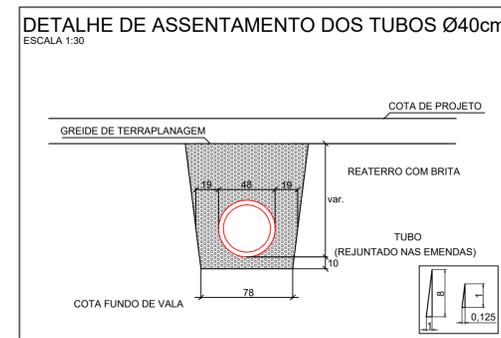


LEGENDA:

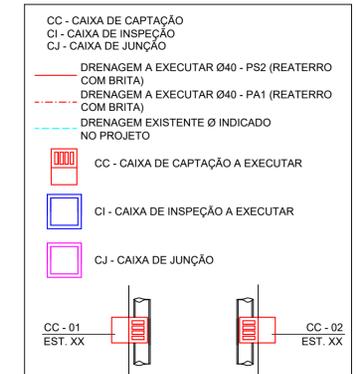


**DETALHE CAIXA DE INSPEÇÃO
PARA TUBOS DE Ø40cm**


PLANTA BAIXA
ESCALA 1:20

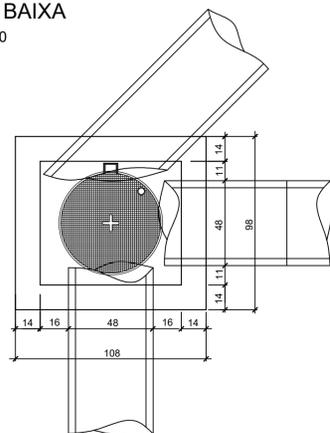

CORTE ESQUEMÁTICO
ESCALA 1:20

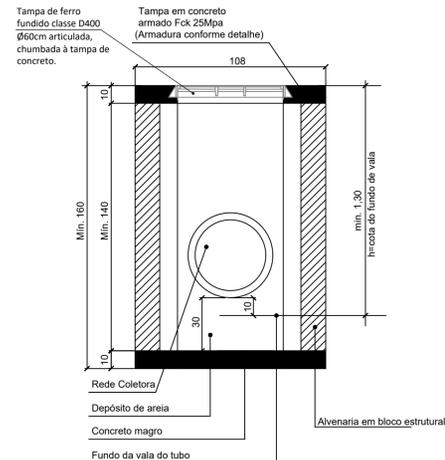

**DETALHE ARMADURA DA TAMPA
ESCALA 1:20**

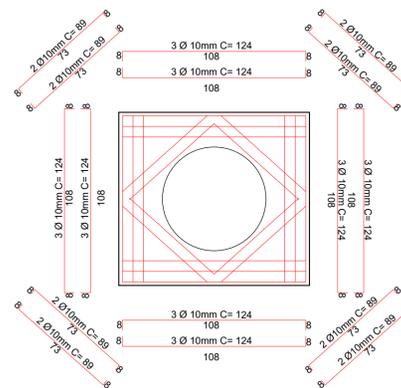

-SOLICITAR O ARQUIVO DIGITAL PARA LOCAÇÃO DA OBRA COM ESTAÇÃO TOTAL.

CARIMBOS E APROVAÇÕES:

PROJETO - RESPONSÁVEL TÉCNICO:	EXECUÇÃO - RESPONSÁVEL TÉCNICO:	ASSINATURA - PROPRIETÁRIO (REPRESENTANTE):
RAFAEL GÜNTHER MÜLLER Engenheiro Civil - CREA/SC 127855-2		
REVISÃO	DATA	ALTERAÇÕES

PROJETO DE INFRAESTRUTURA URBANA

RUA: XV DE NOVEMBRO, N° 737
CEP: 89160-015 - CENTRO
RIO DO SUL/SC
FONE/FAX: (47) 3531-4242
E-mail: amavi@amavi.org.br
http://www.amavi.org.br

OBRA: PAVIMENTAÇÃO ASFÁLTICA, REATERRO DOS PASSEIOS, DRENAGEM PLUVIAL E SINALIZAÇÃO VIÁRIA DA RUA AURORA

PROPRIETÁRIO: PREFEITURA MUNICIPAL DE BRAÇO DO TROMBUDO

ENDEREÇO: RUA AURORA - BRAÇO DO TROMBUDO / SC

CONTEÚDO: PROJETO DE DRENAGEM, FUNDO DE VALA, DETALHE DE ASSENTAMENTO DOS TUBOS, DETALHE CAIXA DE INSPEÇÃO PARA TUBOS DE Ø40

DESENHO: FELIPE C. LUCHTENBERG E VINICIUS BRIGNOLI DE SOUZA
ÁREA DE PAVIMENTAÇÃO ASFÁLTICA: A: PISTA: 1.283,62m²
ÁREA DE REATERRO DOS PASSEIOS: 546,32m²
EXTENSÃO DO TRECHO A PAVIMENTAR: 162,78m
ESCALA: SEM ESCALA

FOLHA: 04/06

TODOS OS DIREITOS RESERVADOS. PROIBIDA A REPRODUÇÃO PARCIAL OU TOTAL. DESENHO VÁLIDO SOMENTE ASSINADO PELO RESPONSÁVEL DO PROJETO.
DATA: 24/11/2021